
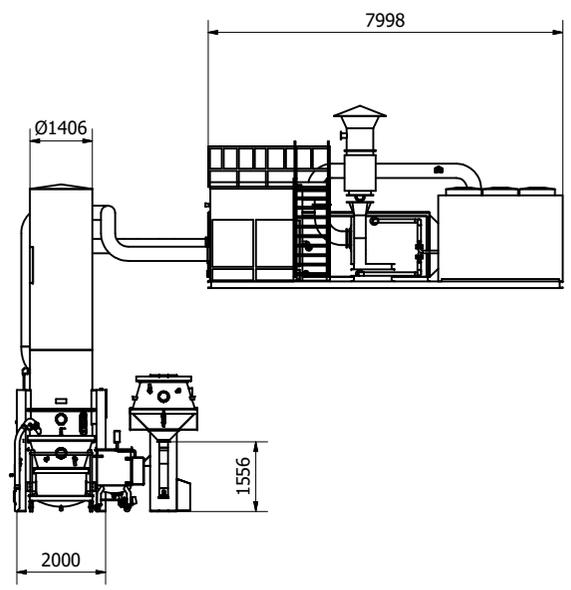
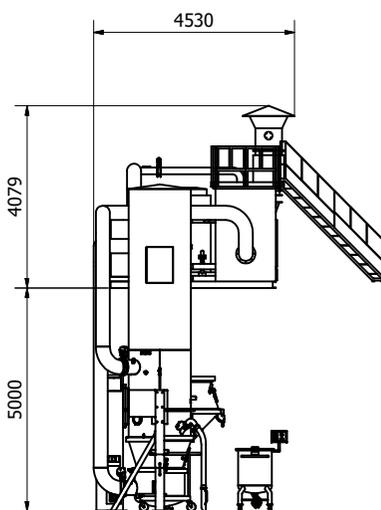
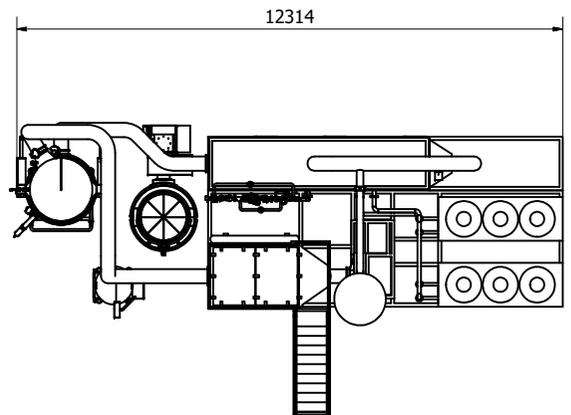


개정 내역				
영역	개정	설명	날짜	승인
	01	sh.Kim	2022-05-09	

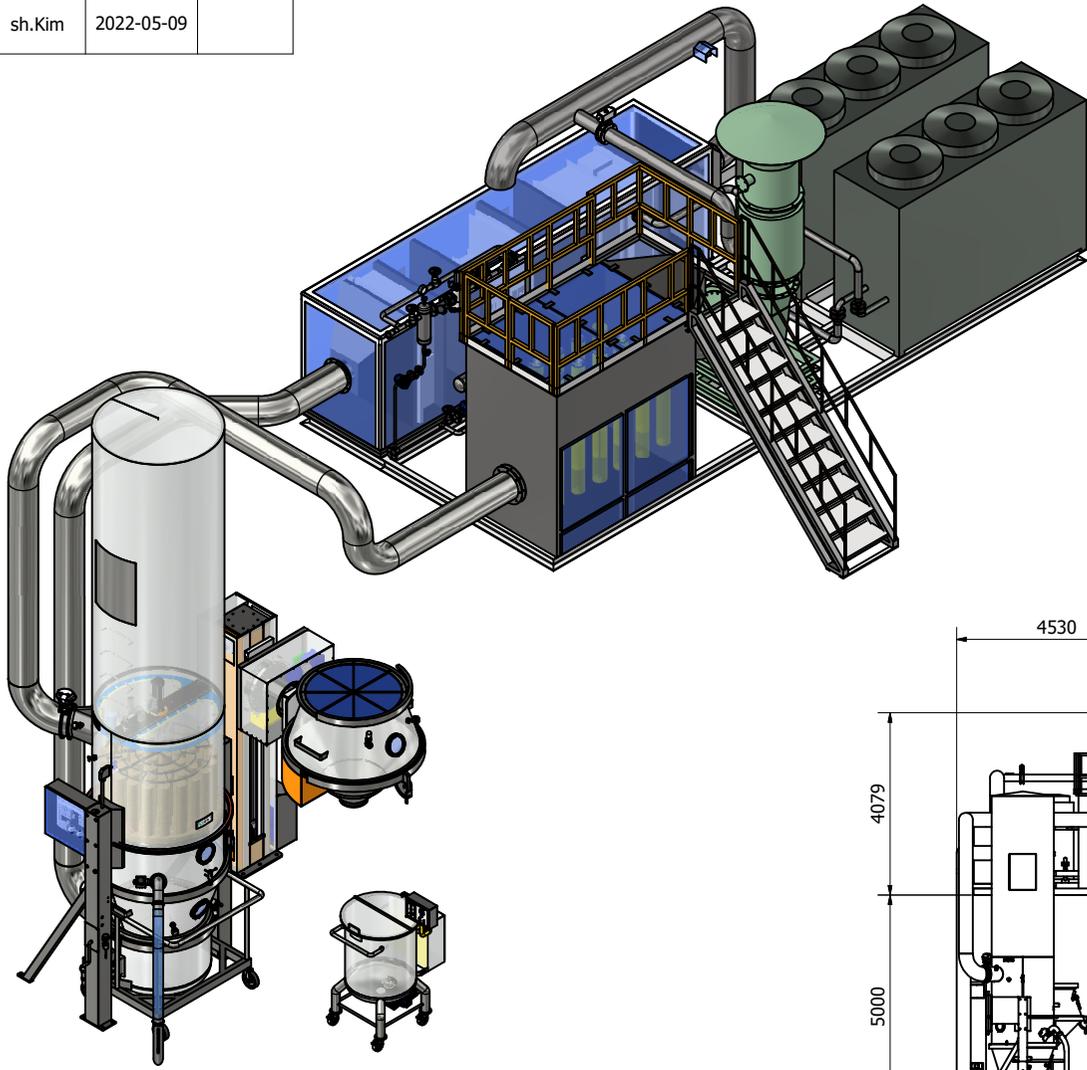

FBG300(유동층 과립 건조기) 유틸리티 사양																
	FBG		AMU		공급기		송풍기		냉풍기(공냉)		TANK(100L)		RFI		LIFTER	
	공급위치	용량	공급위치	공급위치	공급위치	용량	공급위치	용량	공급위치	용량	공급위치	용량	공급위치	용량	공급위치	용량
POWER		메인판넬 220vx40x 06 Kw			메인판넬 2 Kw	메인판넬 2 Kw	메인판넬 30 Kw	냉동기판넬 40 Kw	해어 판넬 2 Kw	메인 판넬 10 Kw	메인 판넬 10 Kw	메인 판넬 10 Kw	메인 판넬 10 Kw	메인 판넬 10 Kw	메인 판넬 10 Kw	메인 판넬 10 Kw
AIR		메인판넬 25kxbar	메인판넬 15kxbar	공인기판넬 15kxbar				송풍기판넬 15kxbar		RFI 판넬 15kxbar						
STEAM		가열 코일 65kxbar								중재수가열용 40kxbar						
DRAIN(G)		과립드레인 40A								공급기드레인 32A						
C.W								순환수보충 25kxbar								
DRAIN(G)		RFI드레인 50A	유수수드레인 25A					동파드레인 25A	안양드레인 32A	안양드레인 32A	안양드레인 32A	안양드레인 32A	안양드레인 32A	안양드레인 32A	안양드레인 32A	안양드레인 32A
공급수								해동수 공급 15kxbar	RFI 공급 1.55kxbar							
비고	메인 동력 : 110 kw		실내설치		75 #/min, -1,000mmHg		실내설치		실내설치		이동식		실내설치		냉장 고령 물수	

Order :	Scale : 1 : 85	Weight : 해당 없음	
Dwg no : 유동층시스템			
Revision	Date	Name	Title :
01	2022-05-09	sh.Kim	
Project :			
경기도 안산시 단원구 선단로 19번길 174 (록내동) lat.co.kr 031) 493-6864			